


Широта 56°14'11"N (56.236303)  
Долгота 44°1'1"E (44.016945)


Схема расположения оборудования  
на плане местности

Условные обозначения:

- -опора электрических сетей (существующая)
- ◀ -комплекс фотовидеофиксации нарушений ПДД "Vocord" (проектируемый)
- 1 -направление и количество полос движения
- -технологический шкаф ВРУ (проектируемый)
- -термошкаф (проектируемый)
- -шкаф ШТК
- -коммутационный термошкаф (проектируемый)
- ⏏ -контур заземления (проектируемый)
- -опора СВ95-2 (проектируемая)

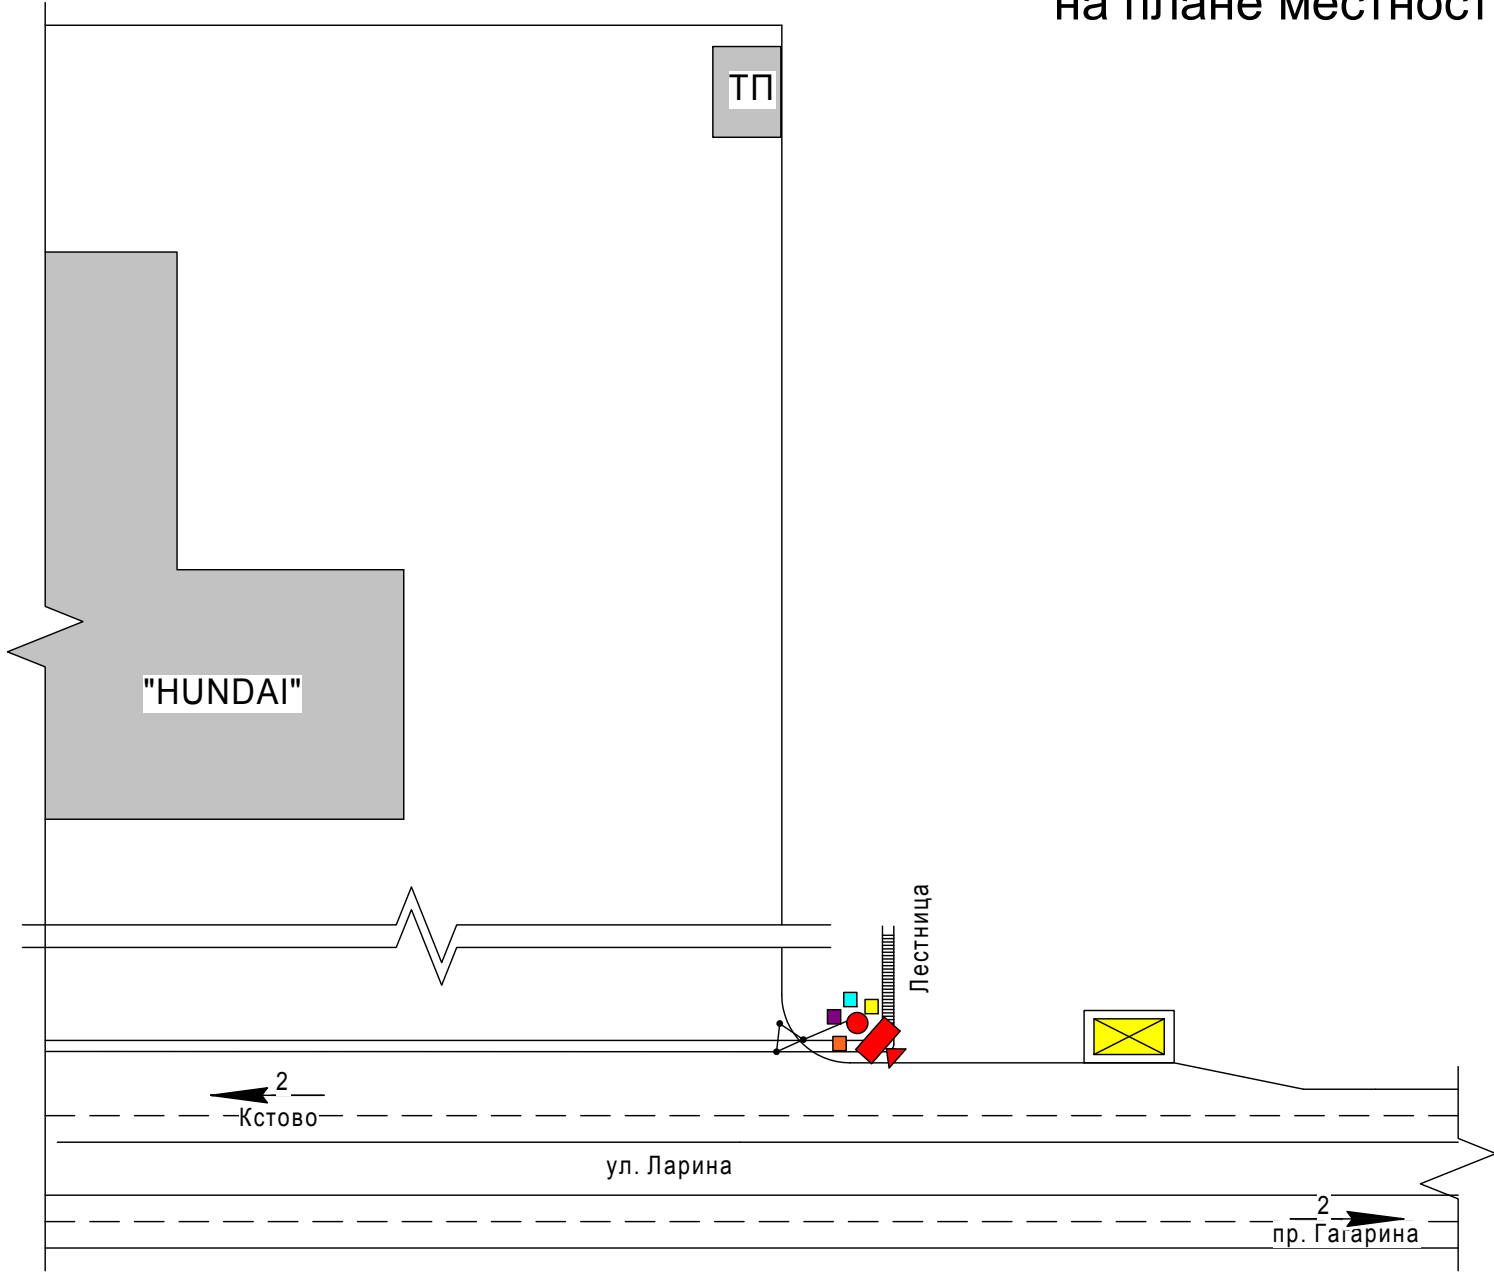

Ситуационный план

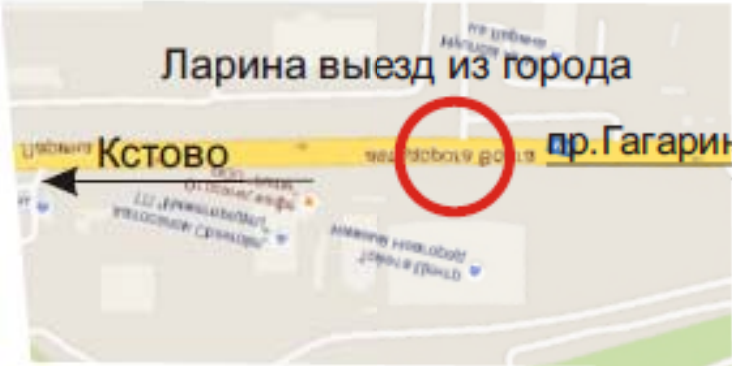

						985-11.16-P.51		
						Развитие системы автоматической фиксации нарушений правил дорожного движения с использованием средств фотовидеофиксации в Нижегородской области		
Изм.	Коллч.	Лист	№ док.	Число	Дата	Н. Новгород, ул. Ларина, в районе д. 25А (движение в сторону г. Кстово)	Стадия	Лист
Разработал	Клудкова	М.И.		04.16				Листов
Нач. отд.	Волков	В.В.		04.16				1
Гл. инженер	Гарипов	В.В.		04.16				2
Ручкоб. проекта	Луцко	В.В.		04.16		Схема расположения оборудования на плане местности		