



Широта 56°14'8"N (56.235592)  
Долгота 44°1'30"E (44.024982)

Схема расположения оборудования  
на плане местности

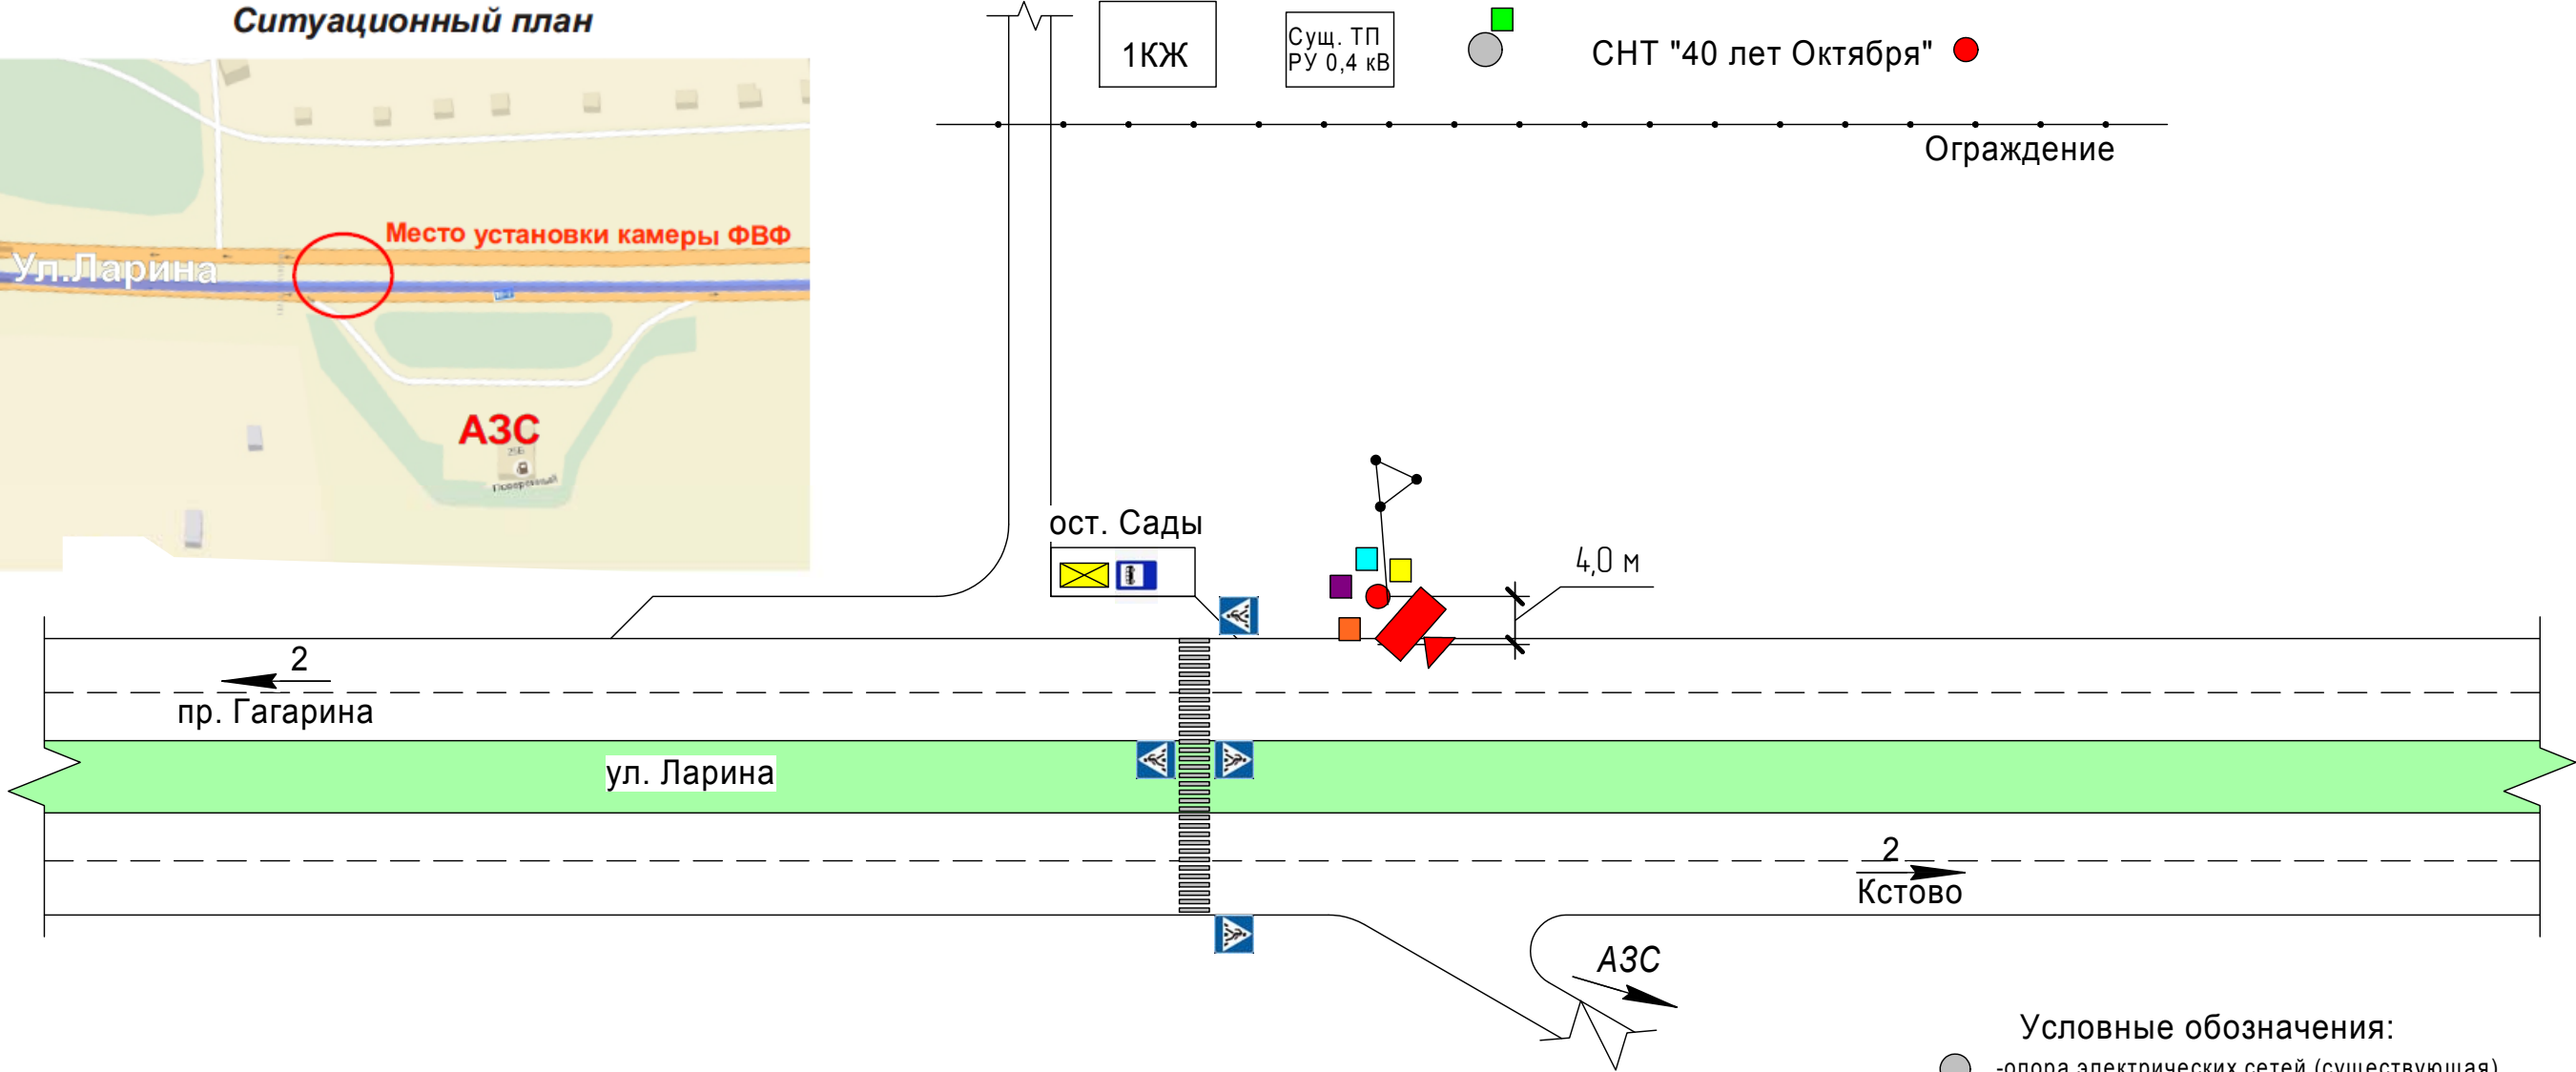

- Условные обозначения:
- - опора электрических сетей (существующая)
  - - комплекс фотовидеофиксации нарушений ПДД "VOCORD" (4-х полосный проектируемый)
  - ← 2 - направление и количество полос движения
  - - технологический шкаф ВРУ (проектируемый)
  - - термощкаф (проектируемый)
  - - шкаф ШТК
  - - коммутационный термощкаф (проектируемый)
  - - Клеммная коробка (проектируемая)
  - ⏏ - контур заземления (проектируемый)
  - - опора СВ95-2 (проектируемая)

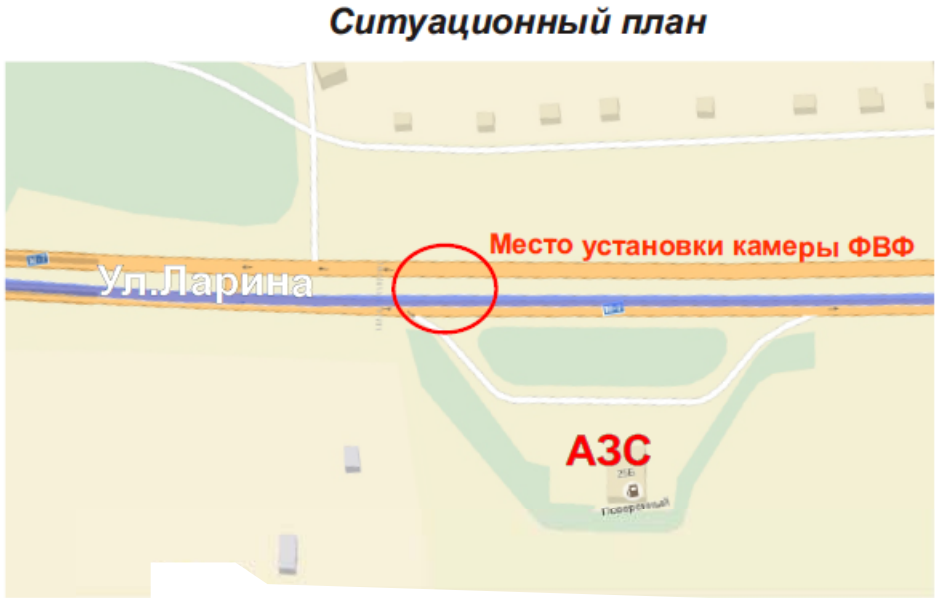

						985-11.16-P.50		
						Развитие системы автоматической фиксации нарушений правил дорожного движения с использованием средств фотовидеофиксации в Нижегородской области		
Изм.	Коллч.	Лист	№ док.	Подп.	Дата	г. Н. Новгород, ул. Ларина, в районе д. 25А (движение в сторону пр. Гагарина)	Стадия	Лист
Разработал	Клудкова	М.И.			04.16			
Нач. отд.	Волков	В.В.			04.16			
Гл. инженер	Гарипов	В.В.			04.16			
Руковод. проекта	Лучко	В.В.			04.16	Схема расположения оборудования на плане местности		1
						ТЕХНОСЕРВ		